

Alleg 1 - PLANIMETRIA 1

Agenzia delle Entrate
CATASTO FABBRICATI
 Ufficio Provinciale di
Bologna

Dichiarazione protocollo n. _____ del _____
 Planimetria di u.i.u. in Comune di San Giorgio Di Piano
 Via Fosse Ardeatine _____ civ. 5


Identificativi Catastali:
 Sezione: _____
 Foglio: 23
 Particella: 908
 Subalterno: _____

Compilata da:
 Chiodarelli Mauro
 Iscritto all'albo:
 Ingegneri
 Prov. Bologna _____ N. 4384


Soleda n. 2 Scala 1:200

sviluppo in scala 1:200

PIANTA PIANO TERRA

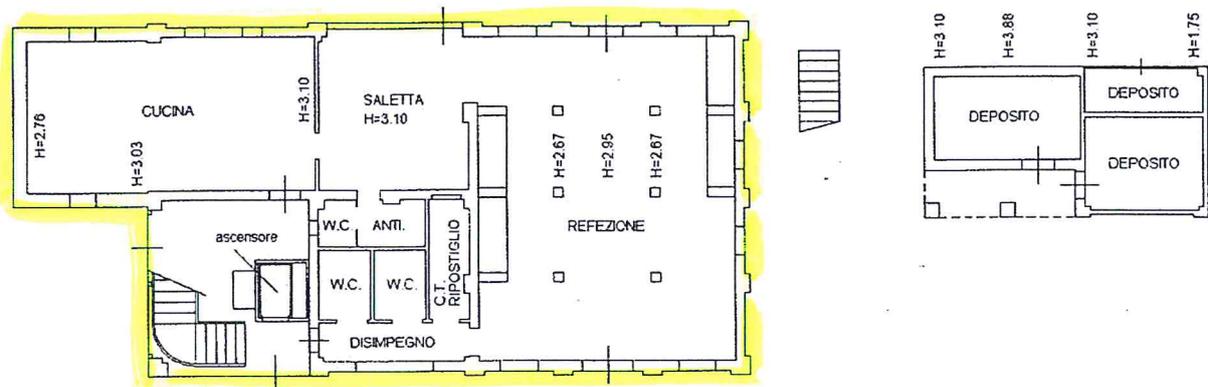

PIANTA PIANO PRIMO

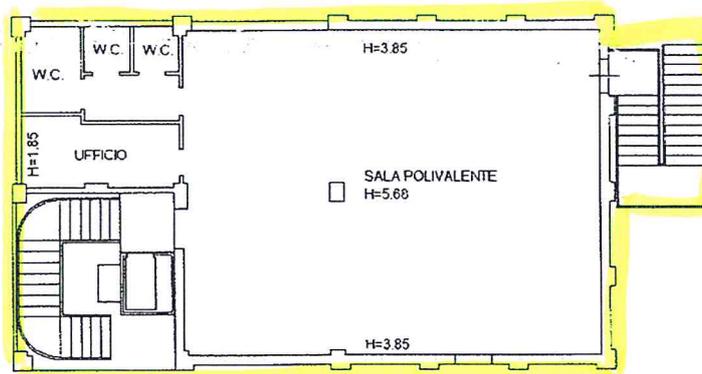

SUPERFICI		
PIANO	VANI	MQ
T.	CUCINA	37,30
	SALETTA	20,80
	REFEZIONE	68,10
	C.T.	4,14
	RIPOSTIGLIO	
	W.C. + ANTI	4,33
	W.C.	3,15
	W.C.	3,15
	DISIMPEGNO	5,10
	VANO SCALA	24,09
1°	SALA POLIVALENTE	118,58
	UFFICIO	9,00
	W.C.	12,00

